


PRODUKT: AURA MEVO


1. Abdeckung für den Elektroanschluss.
2. Wanddurchführung für Rohrleitungen.
3. Der Boden der Wärmepumpe MUSS NIEMALS unter der Schneehöhe der Klimazone liegen, in der sie installiert wird.
4. Durchgangsleitung (je nach Anzahl der hydraulischen und elektrischen Anschlüsse entsprechend dem Modell der Wärmepumpe dimensionieren) Anmerkung: keine 90°-Biegungen verwenden.
5. Gebäudewand.
6. Externer Kondensatablauf Ø30mm (siehe Anweisungen im MEVO-Installationshandbuch).
7. Abflussmaterial.
8. Fundamente für die Aufstellung der Einheit (900mmX600mmX200mm).
9. Freies Feld.

Die hydraulischen/elektrischen Anschlüsse MÜSSEN ordnungsgemäß abgedichtet und isoliert werden, dieser Vorgang liegt in der Verantwortung des Kunden.


WANDDURCHFÜHRUNG

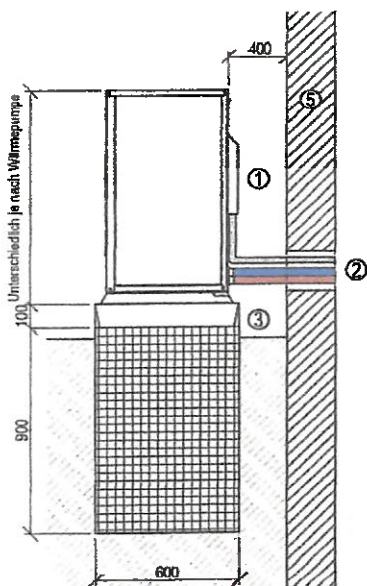


BODENDURCHGANG

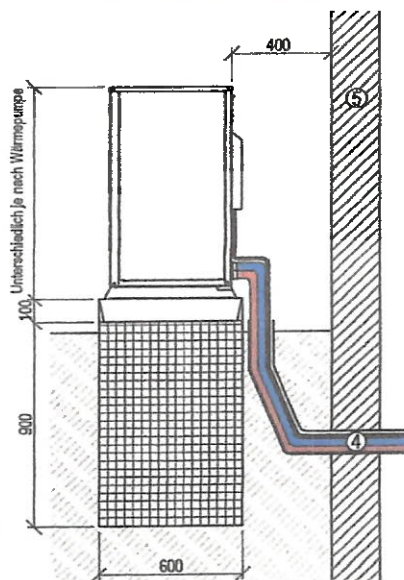

DRAUFSICHT DER VORRICHTUNGEN

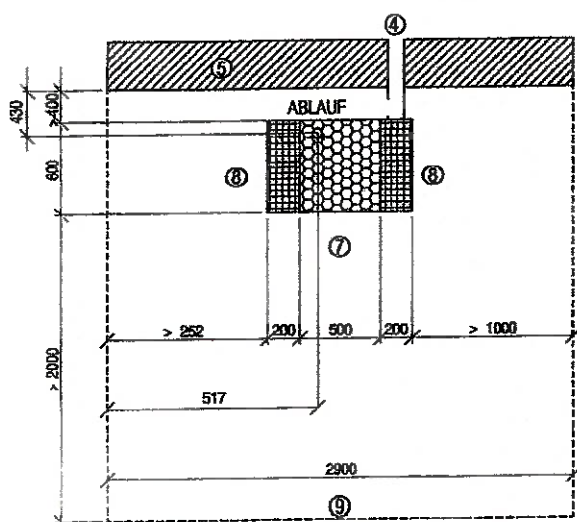


FRONTANSICHT DER VORRICHTUNGEN

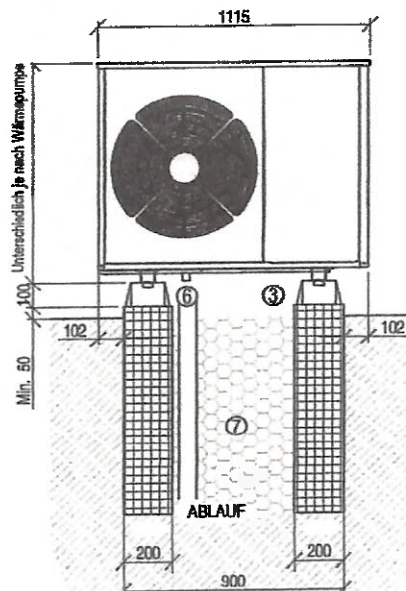

DEV	VALVOLA DEVIATRICE MOTORIZZATA
MIX	VALVOLA MISCELATRICE MOTORIZZATA
SF	POLMONCINO DI SFERZO AUTOMATICO
VE	VASO DI ESPANSIONE
RP	RIDUTTORE DI PRESSIONE
FM	FILTRO A V" MAGNETICO
BP	BP-PASS AUTOMATICO 7xARABILE 1/2-6 m.ca.
VS	VALVOLA DI SICUREZZA 22 bar - Ø1"1/4
DA	DISASPIRATORE AUTOMATICO
	TUBAZIONE MANDATA CLIMATIZZAZIONE
	TUBAZIONE RITORNO CLIMATIZZAZIONE
	TUBAZIONE MANDATA PRODUZIONE ACS
	TUBAZIONE RITORNO PRODUZIONE ACS
	TUBAZIONE ACQUA FREDDA SANITARIA
	TUBAZIONE ACQUA CALDA SANITARIA
	COLLEGAMENTO DI GESTIONE / ALIMENTAZIONE





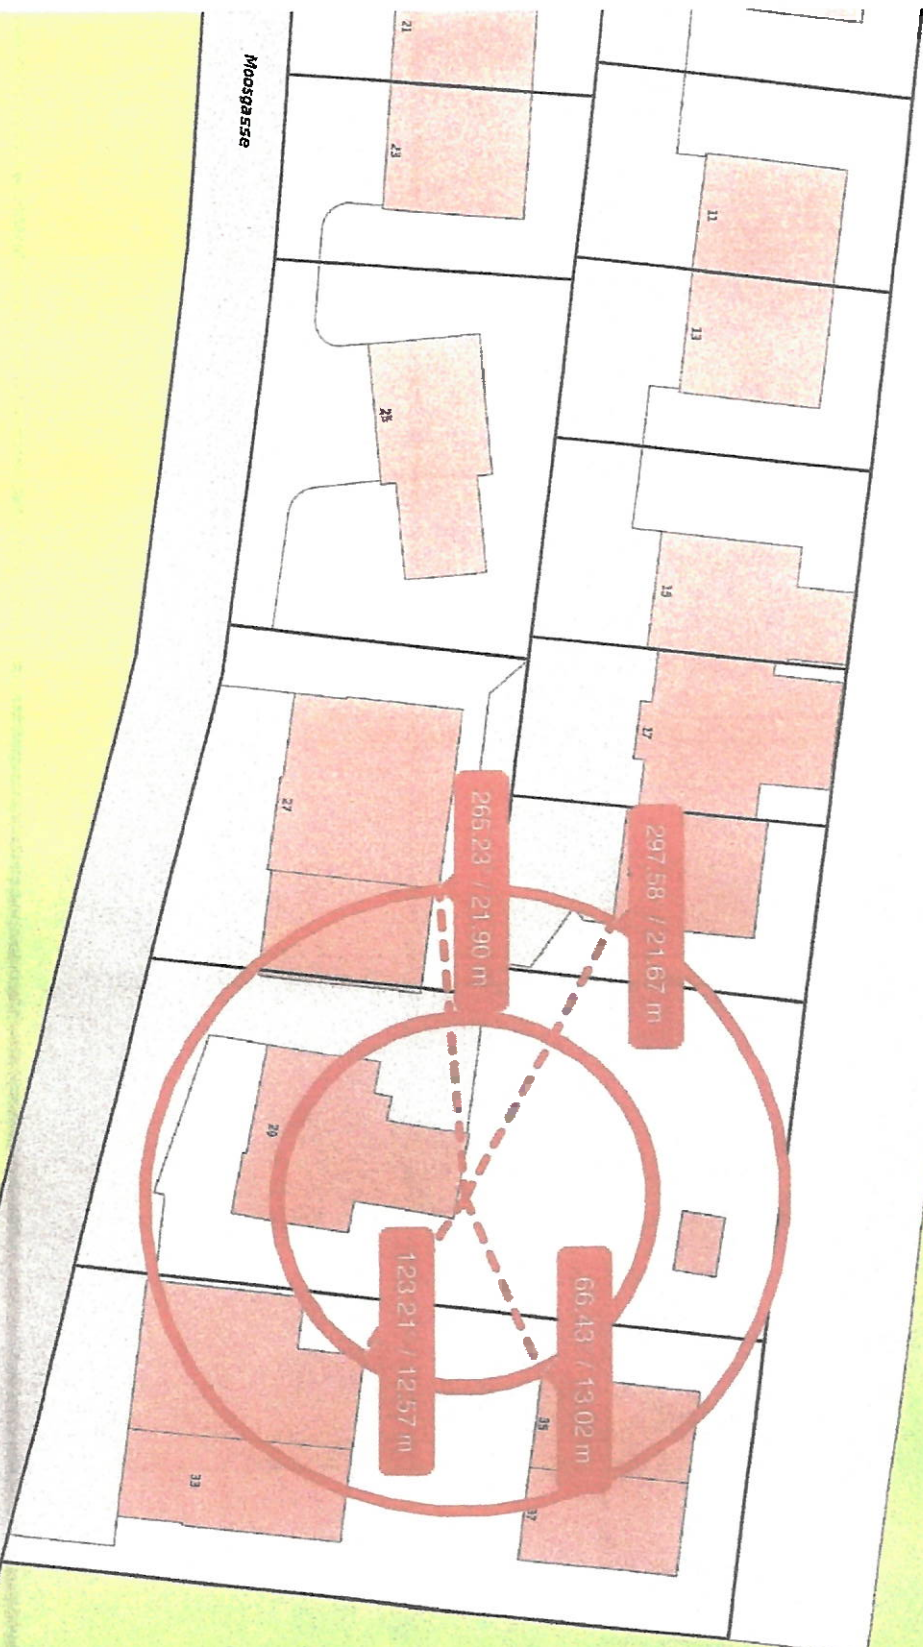

0 5 10 15m
Massstab 1:500
Gedruckt am 24.07.2020 14:57
<https://map.geo.ig.ch/discussBKRZRP>



102

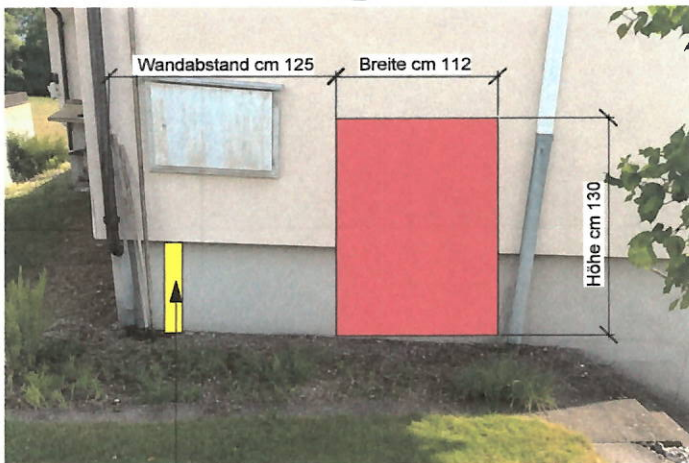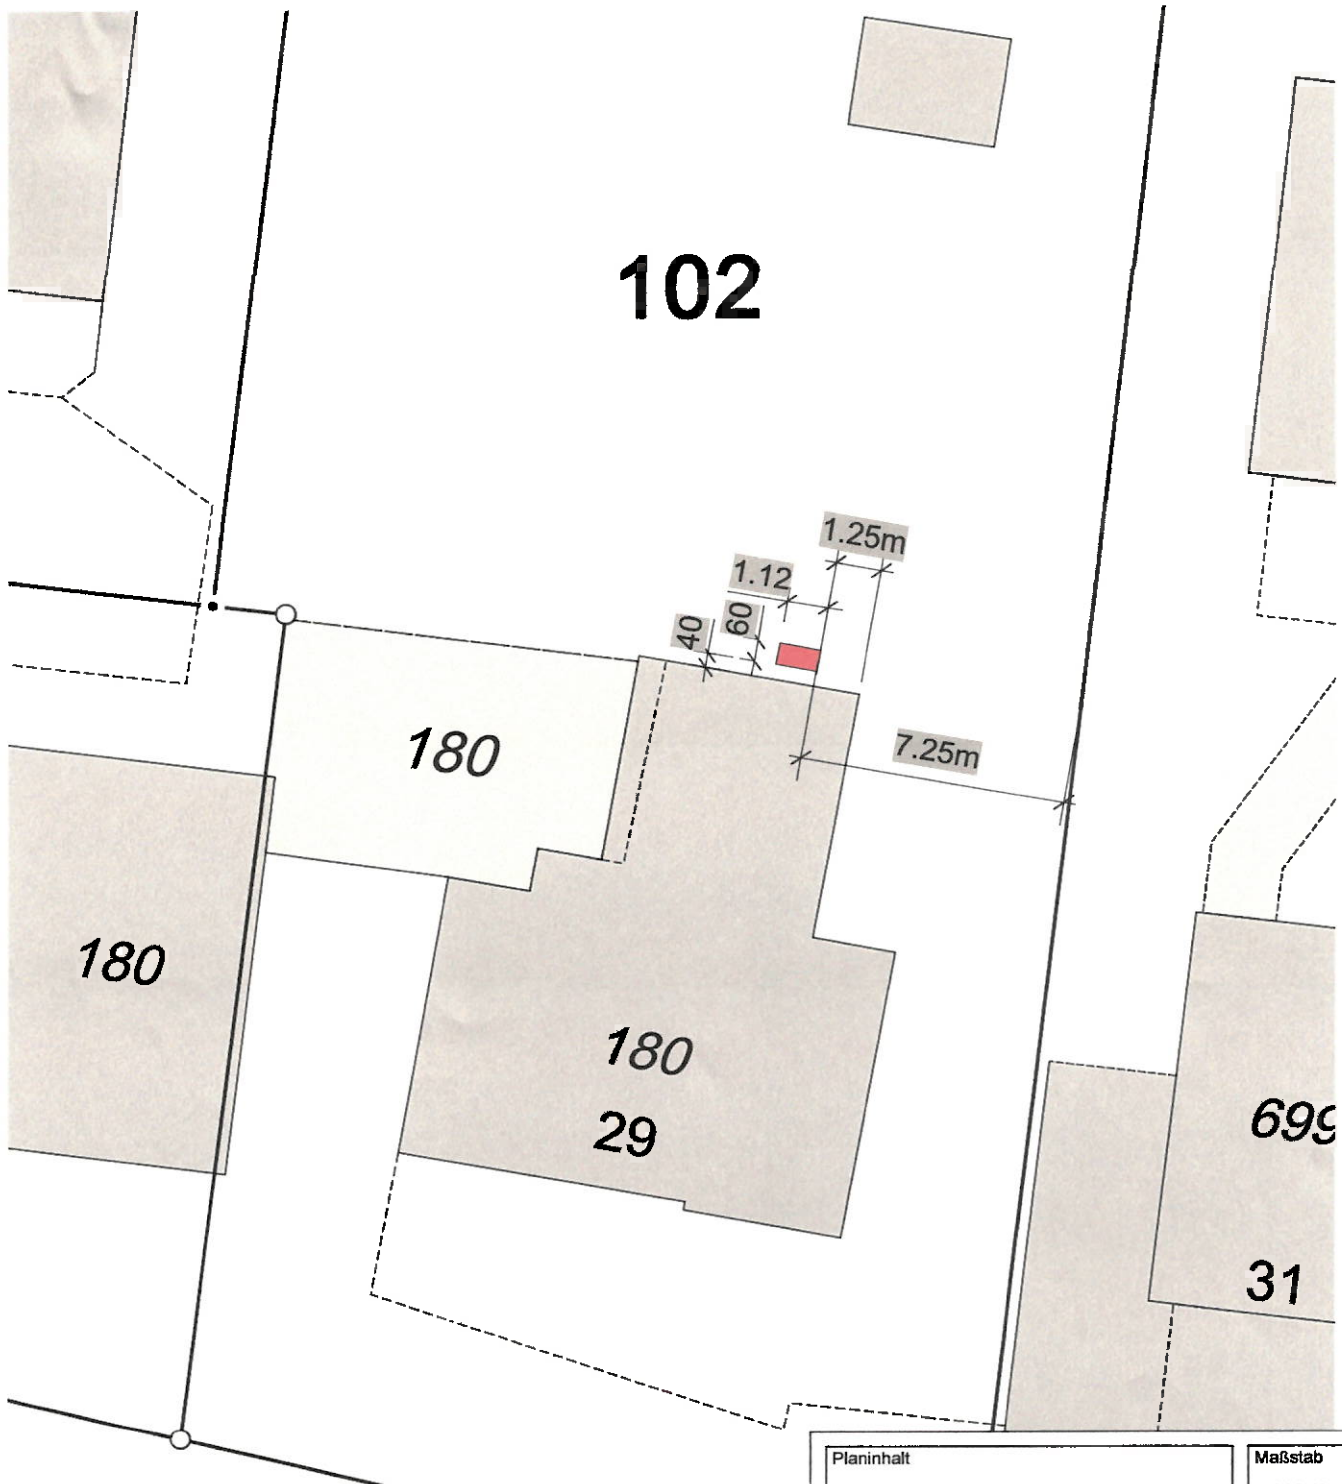

Rückbau Aussensteckdose

Planinhalt Situationsplan		Maßstab 1:200 /A4	
 Tel. 071 411 32 79 Fax 071 411 32 61 info@lorandi.ch www.lorandi.ch			
Bauort Moosgasse 29 8580 Hefenhofen		Bauvorhaben Heizungsersatz	
Bauherr Domenico + Elisabeth Ghiselli Moosgasse 29 8580 Hefenhofen		Gezeichnet Datum 3.8.26	
Planung Lorandi + Co. Gartengestaltung unt. Bahnhofstrasse 31, 8580 Amriswil		Plannummer Lay-1	